



# 施工图设计修改通知单

通知單編號	S-267	修改日期	2019年02月20日
-------	-------	------	-------------

修改原因及内容  
根据现场情况，调整号楼层供应室排水方案，详见下图及附件如下空白

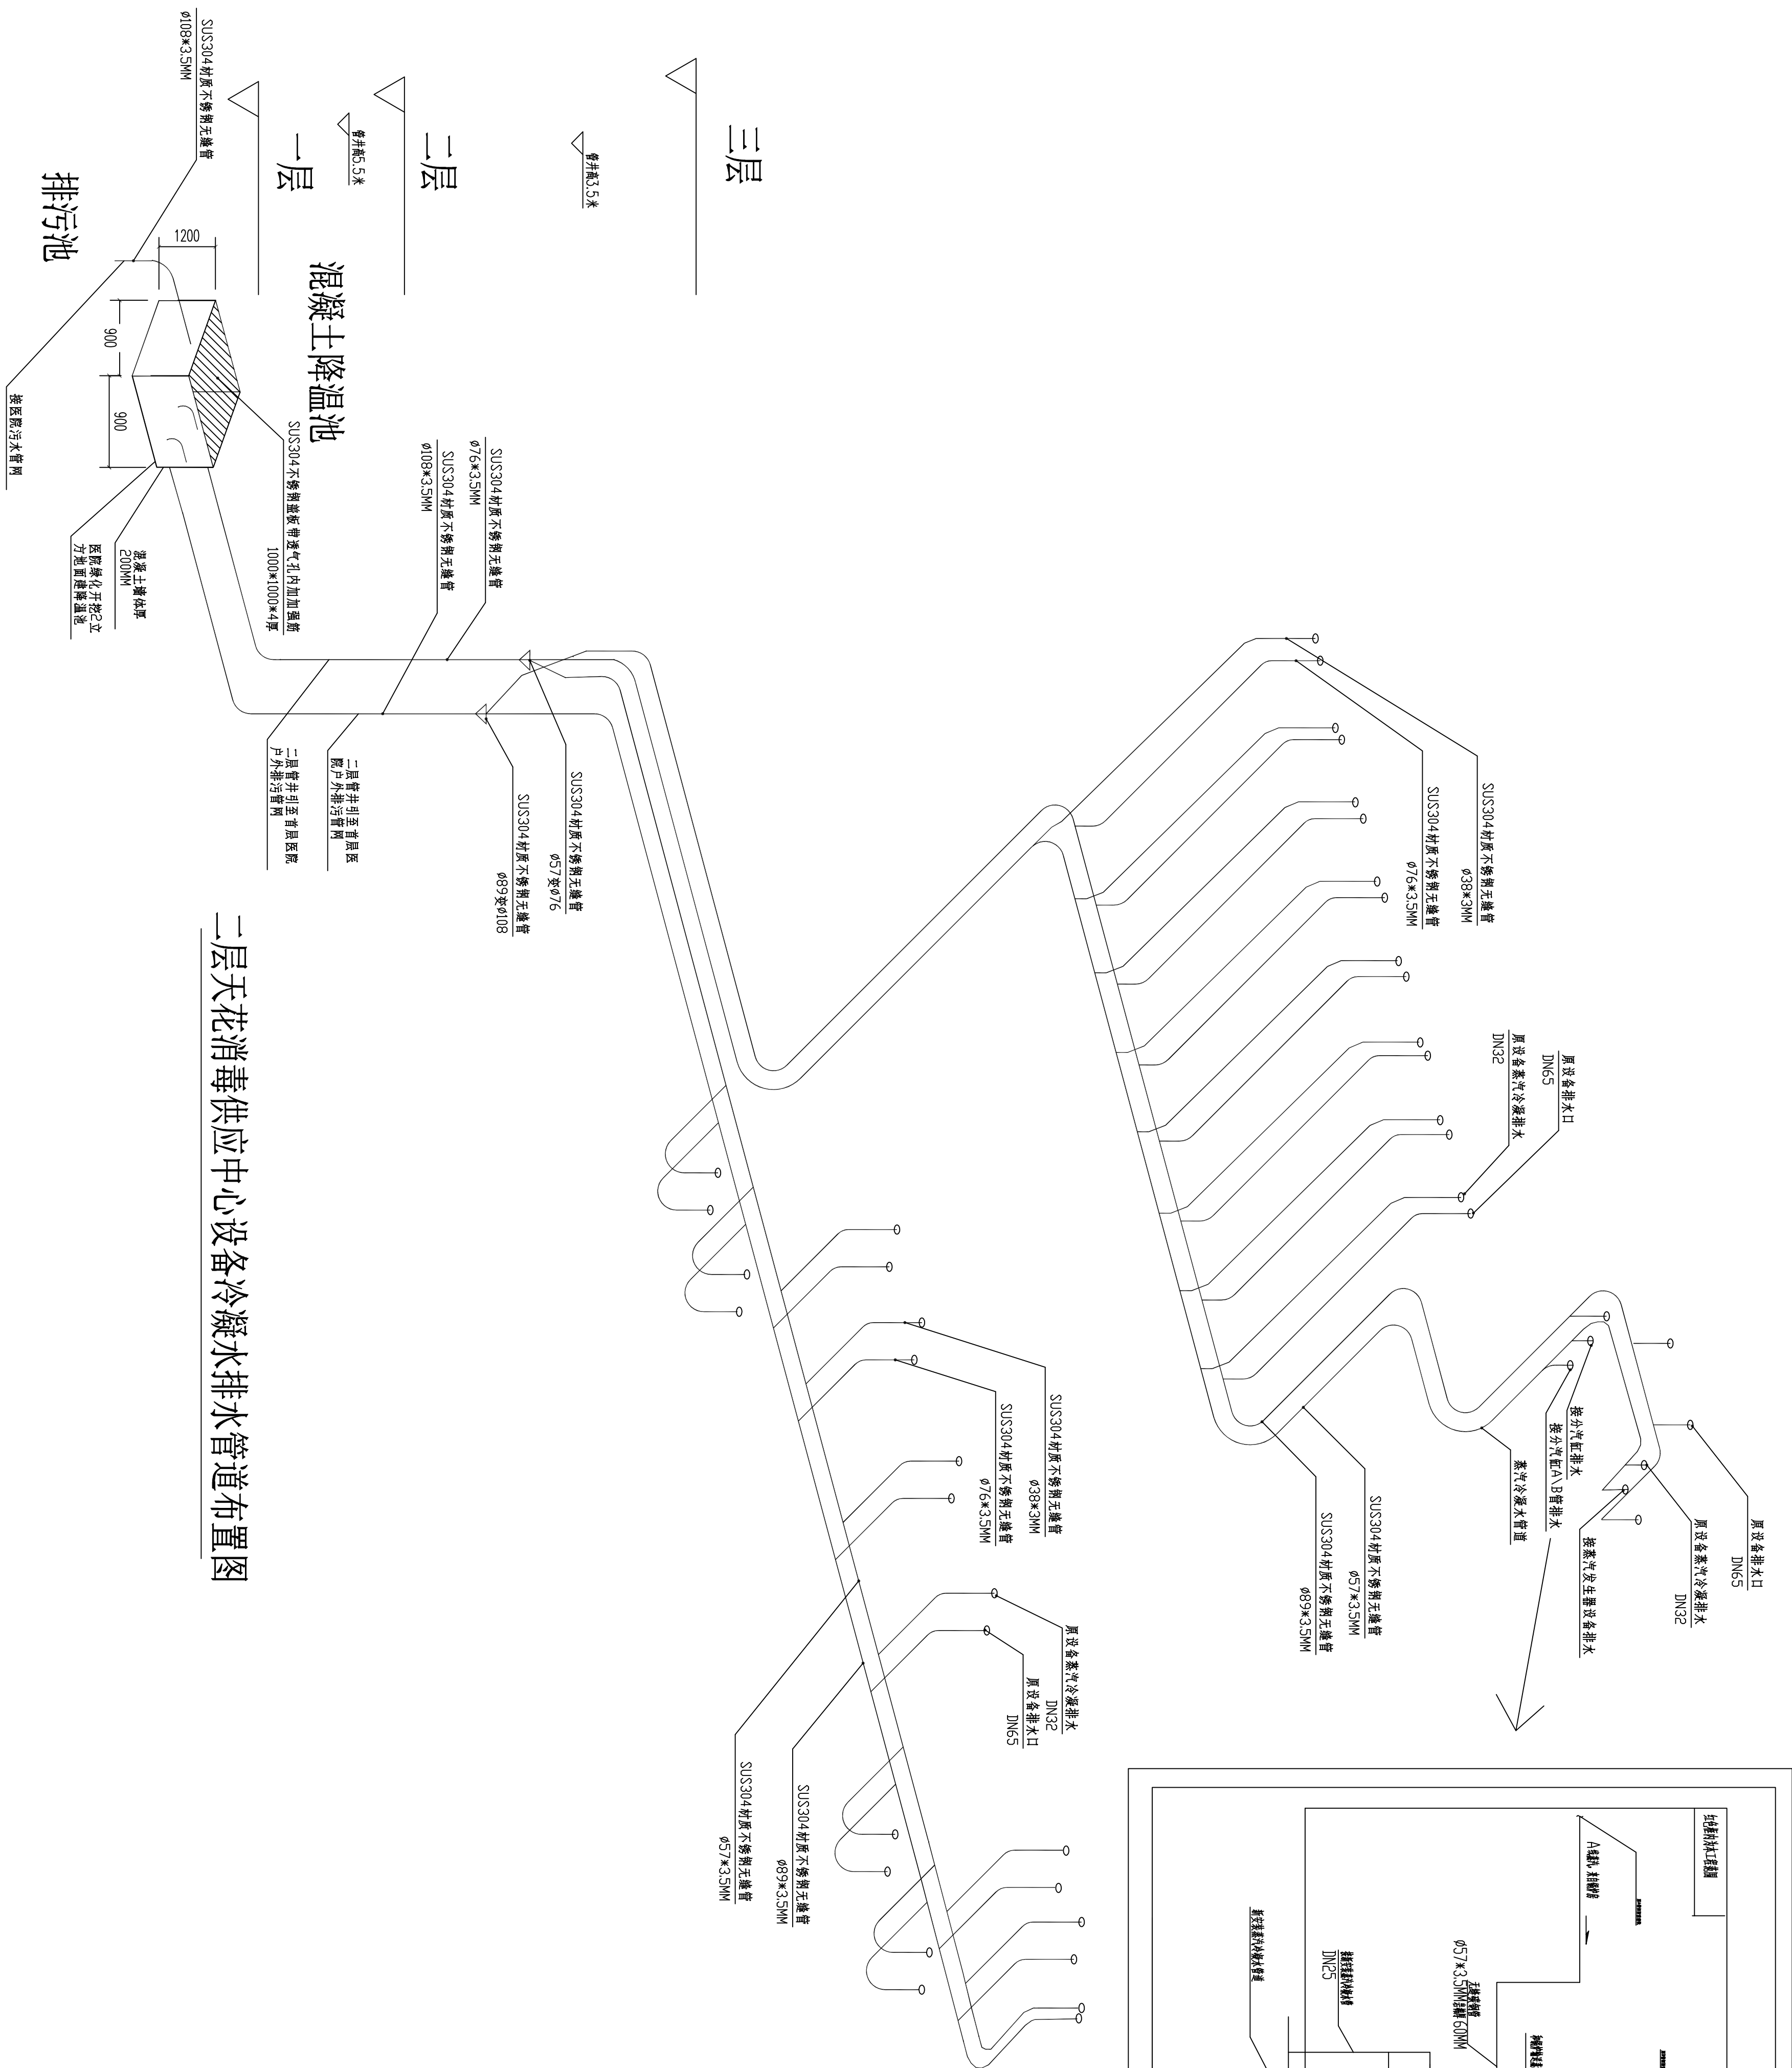


二层天花消毒供应中心设备冷凝水排水管道布置图

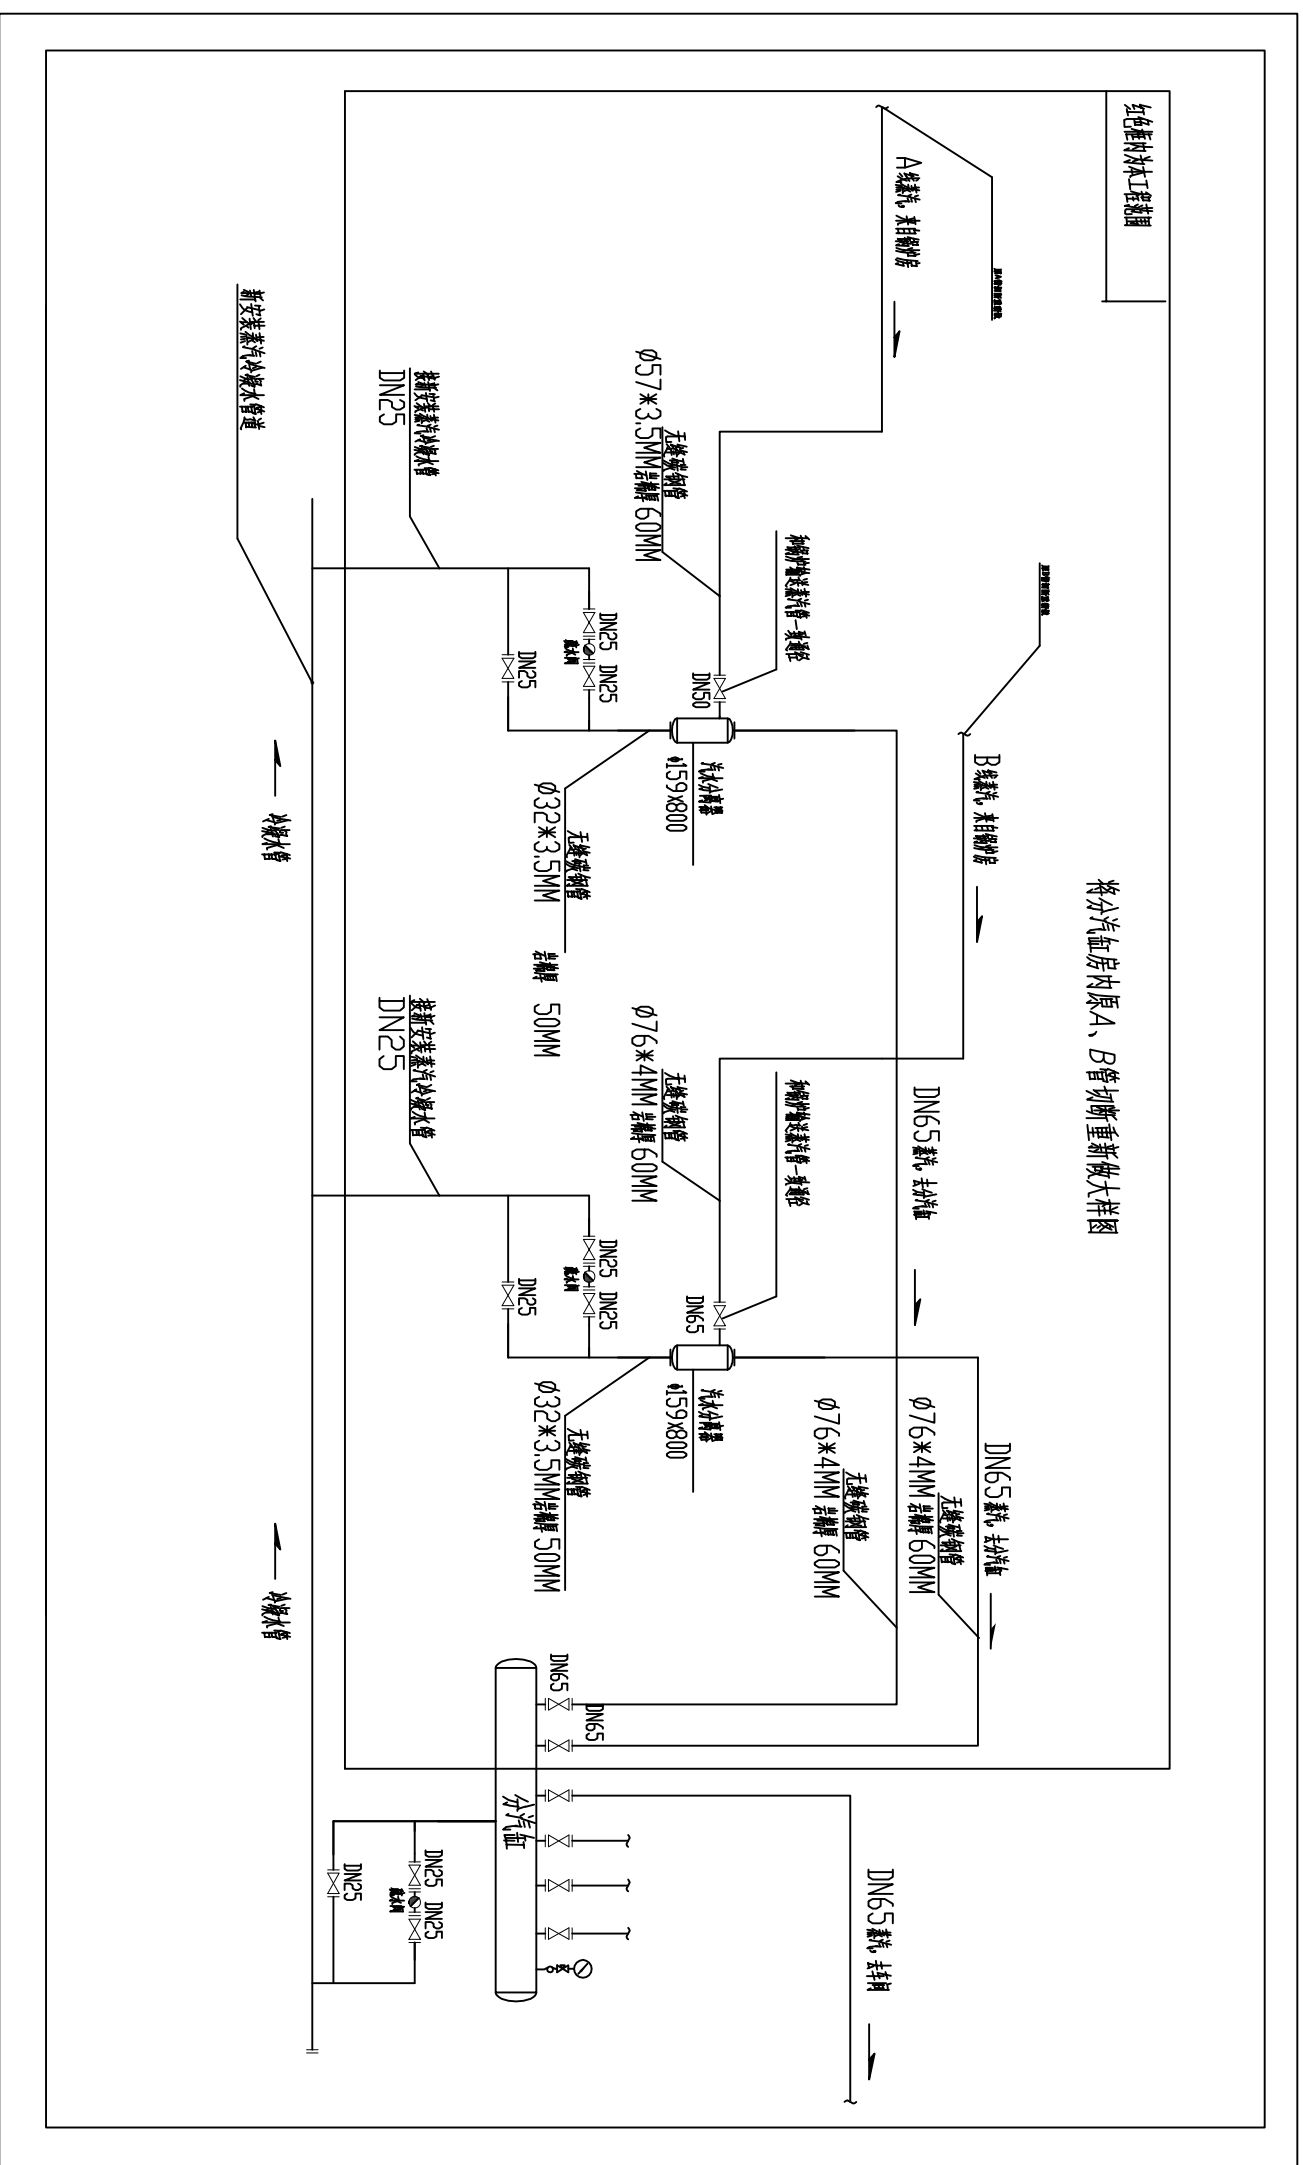

佛山市顺德区建筑设计院有限公司 SHUNDE ARCHITECTURAL DESIGN INSTITUTE CO., LTD. FOSHAN	项目负责人 张小明	项目专业负责人 陈达珍	校对人 梁卓平	审核人 李永清	姓名	佛山市顺德区工程建设中心 顺德区第一人民医院医技楼改造项目 设计(二) 给排水专业施工图	审查 批准号	10002-III S-03	施工图设计日期	2019.02	工程号 S-267	日期	2019.02
---	--------------	----------------	------------	------------	----	--	-----------	-------------------	---------	---------	--------------	----	---------


图纸版权归设计单位所有，未经许可，不得翻印复制

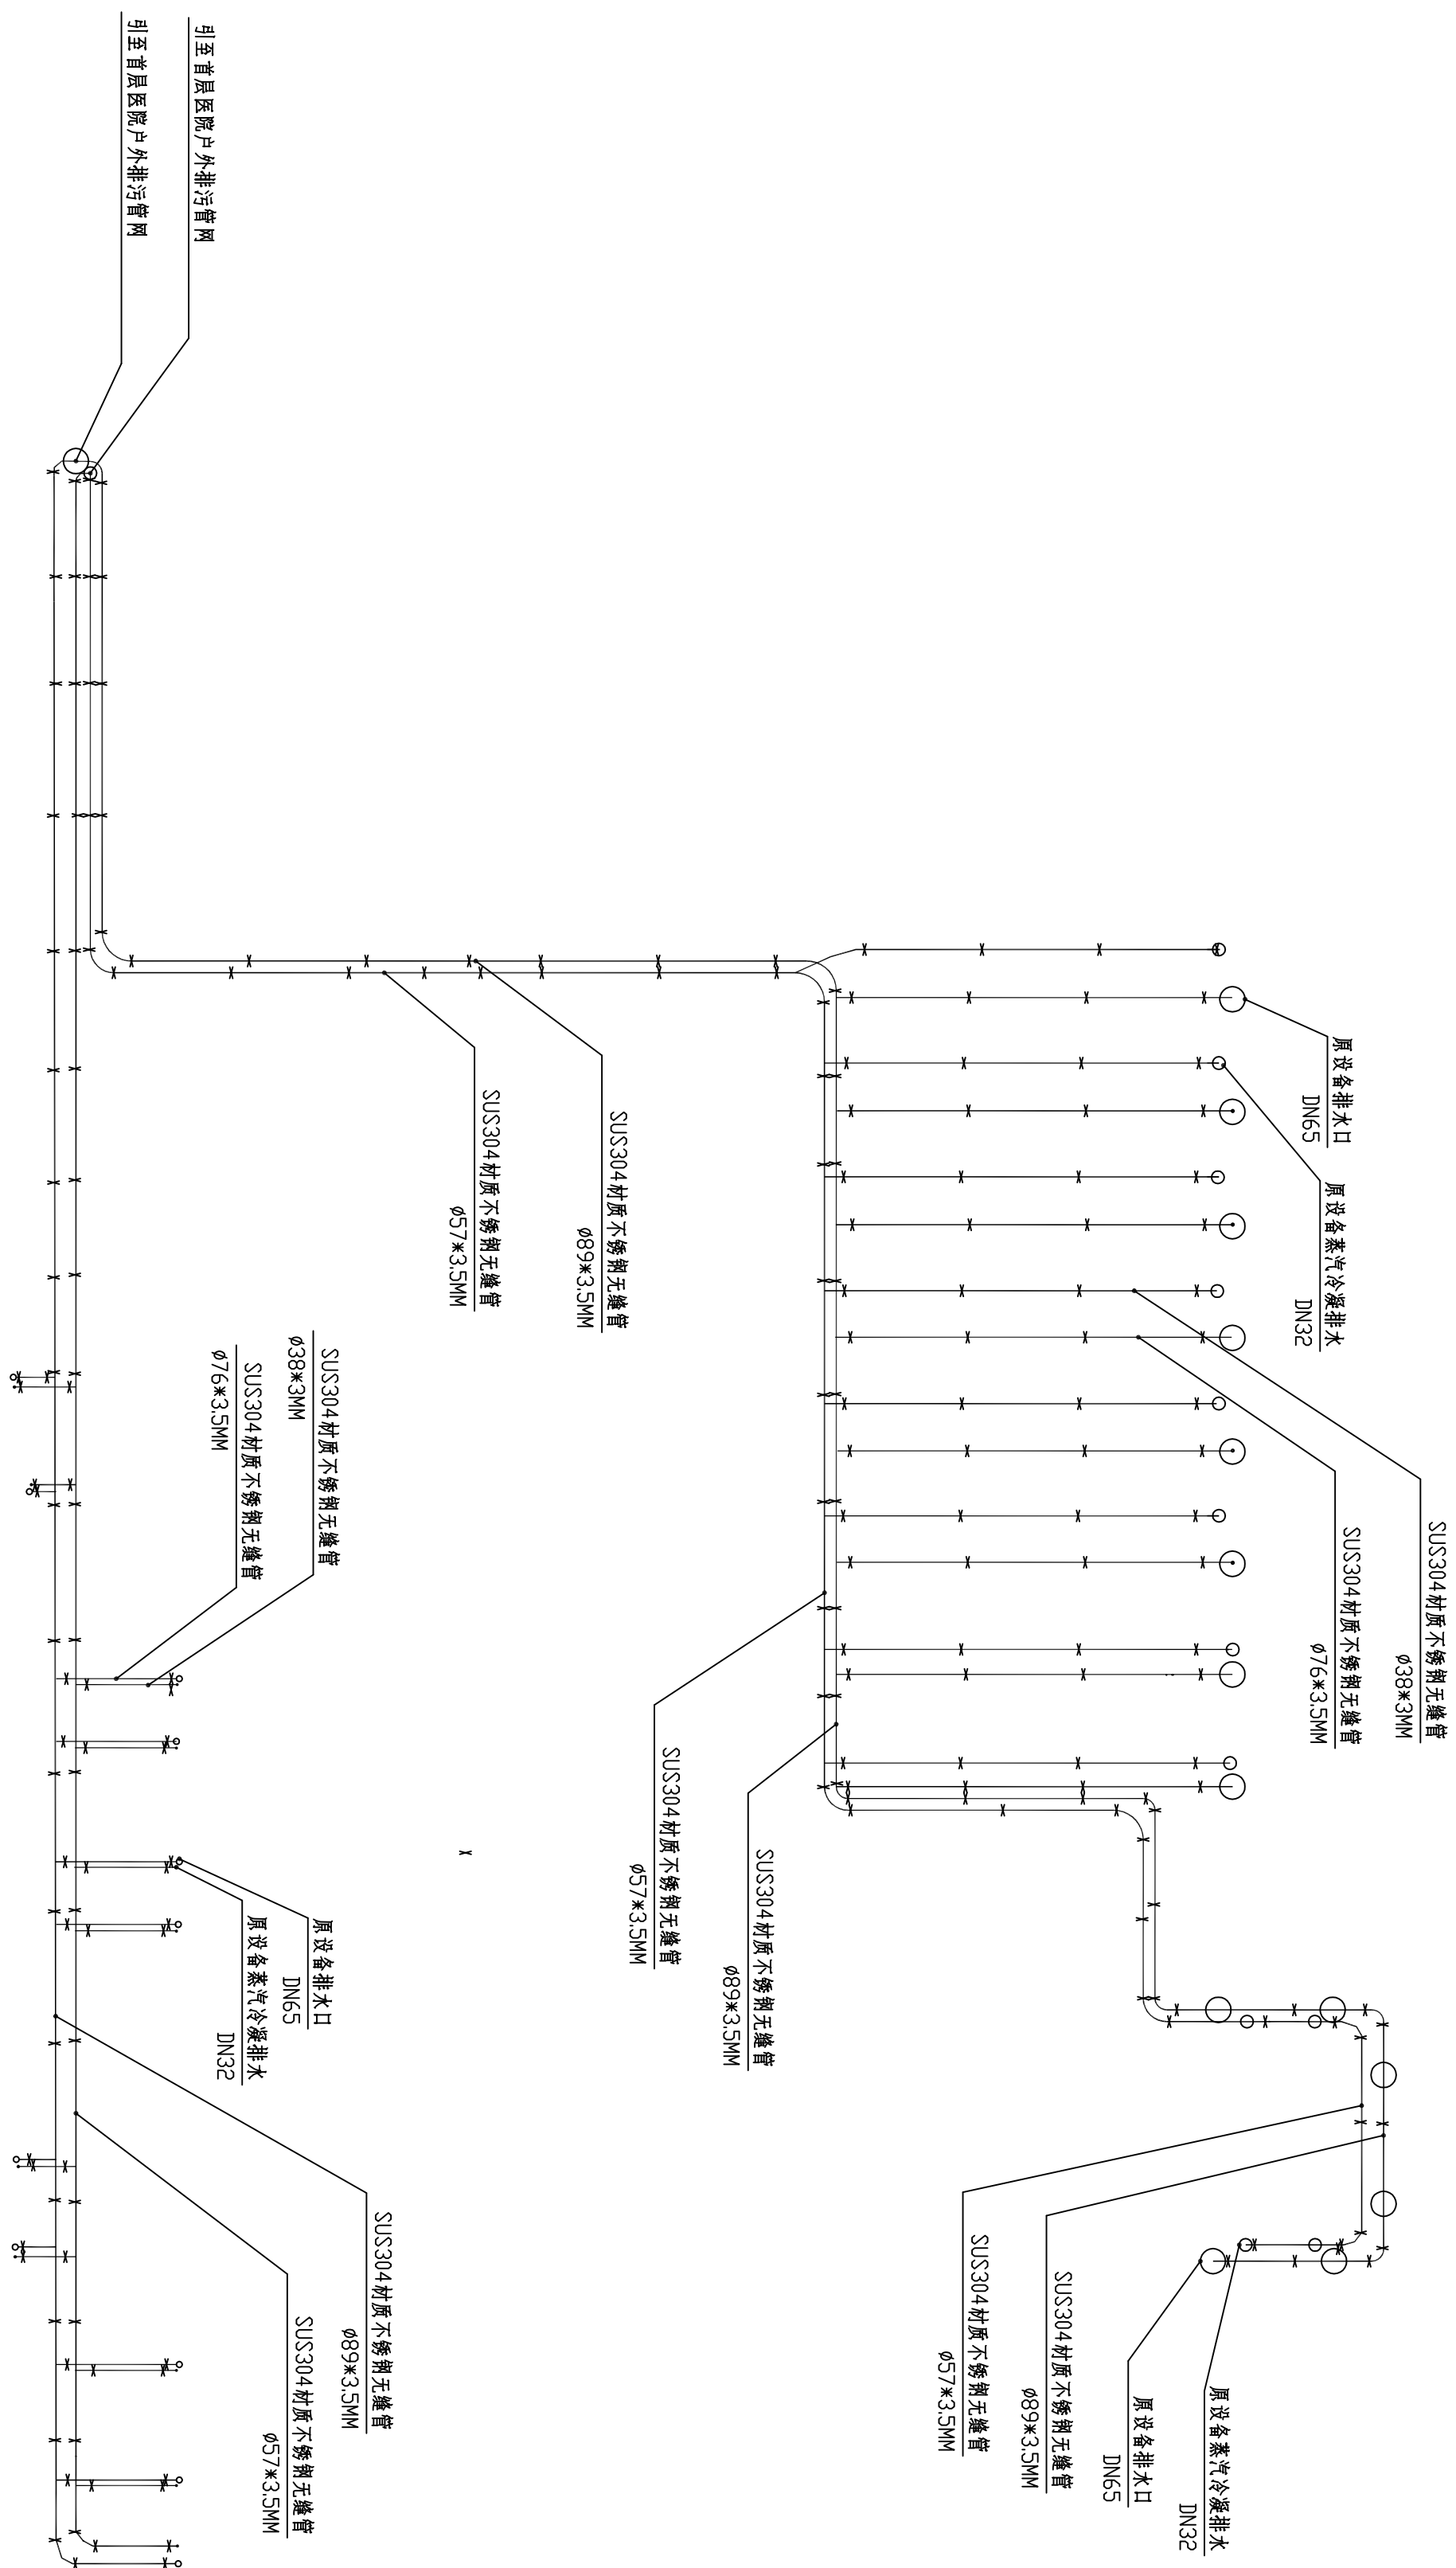

管码之间的间距最多不超过2000mm, 拐弯位置要求双侧都有管码固定

三层消毒供应中心设备冷凝水排水管道布置图


佛山市顺德区建筑设计院有限公司 SHUNDE ARCHITECTURAL DESIGN INSTITUTE CO., LTD., FOSHAN					
建设单位		佛山市顺德区工程建设中心			
项目名称		顺德区第一人民医院医技综合楼项目 (净化工程)设计( ) 给排水不交通知			
图名		三層消毒供应中心设备外溢水 排水管道布置图			
项目负责人	项目专业负责人	校对人	审核人	日期	工号
张永利	傅廷珍	梁世平	李文清		1002-2H
审定	专业负责	校核	设计	日期	工号
傅廷珍	傅廷珍	梁世平	李文清	2019.02.08	S-267附件C

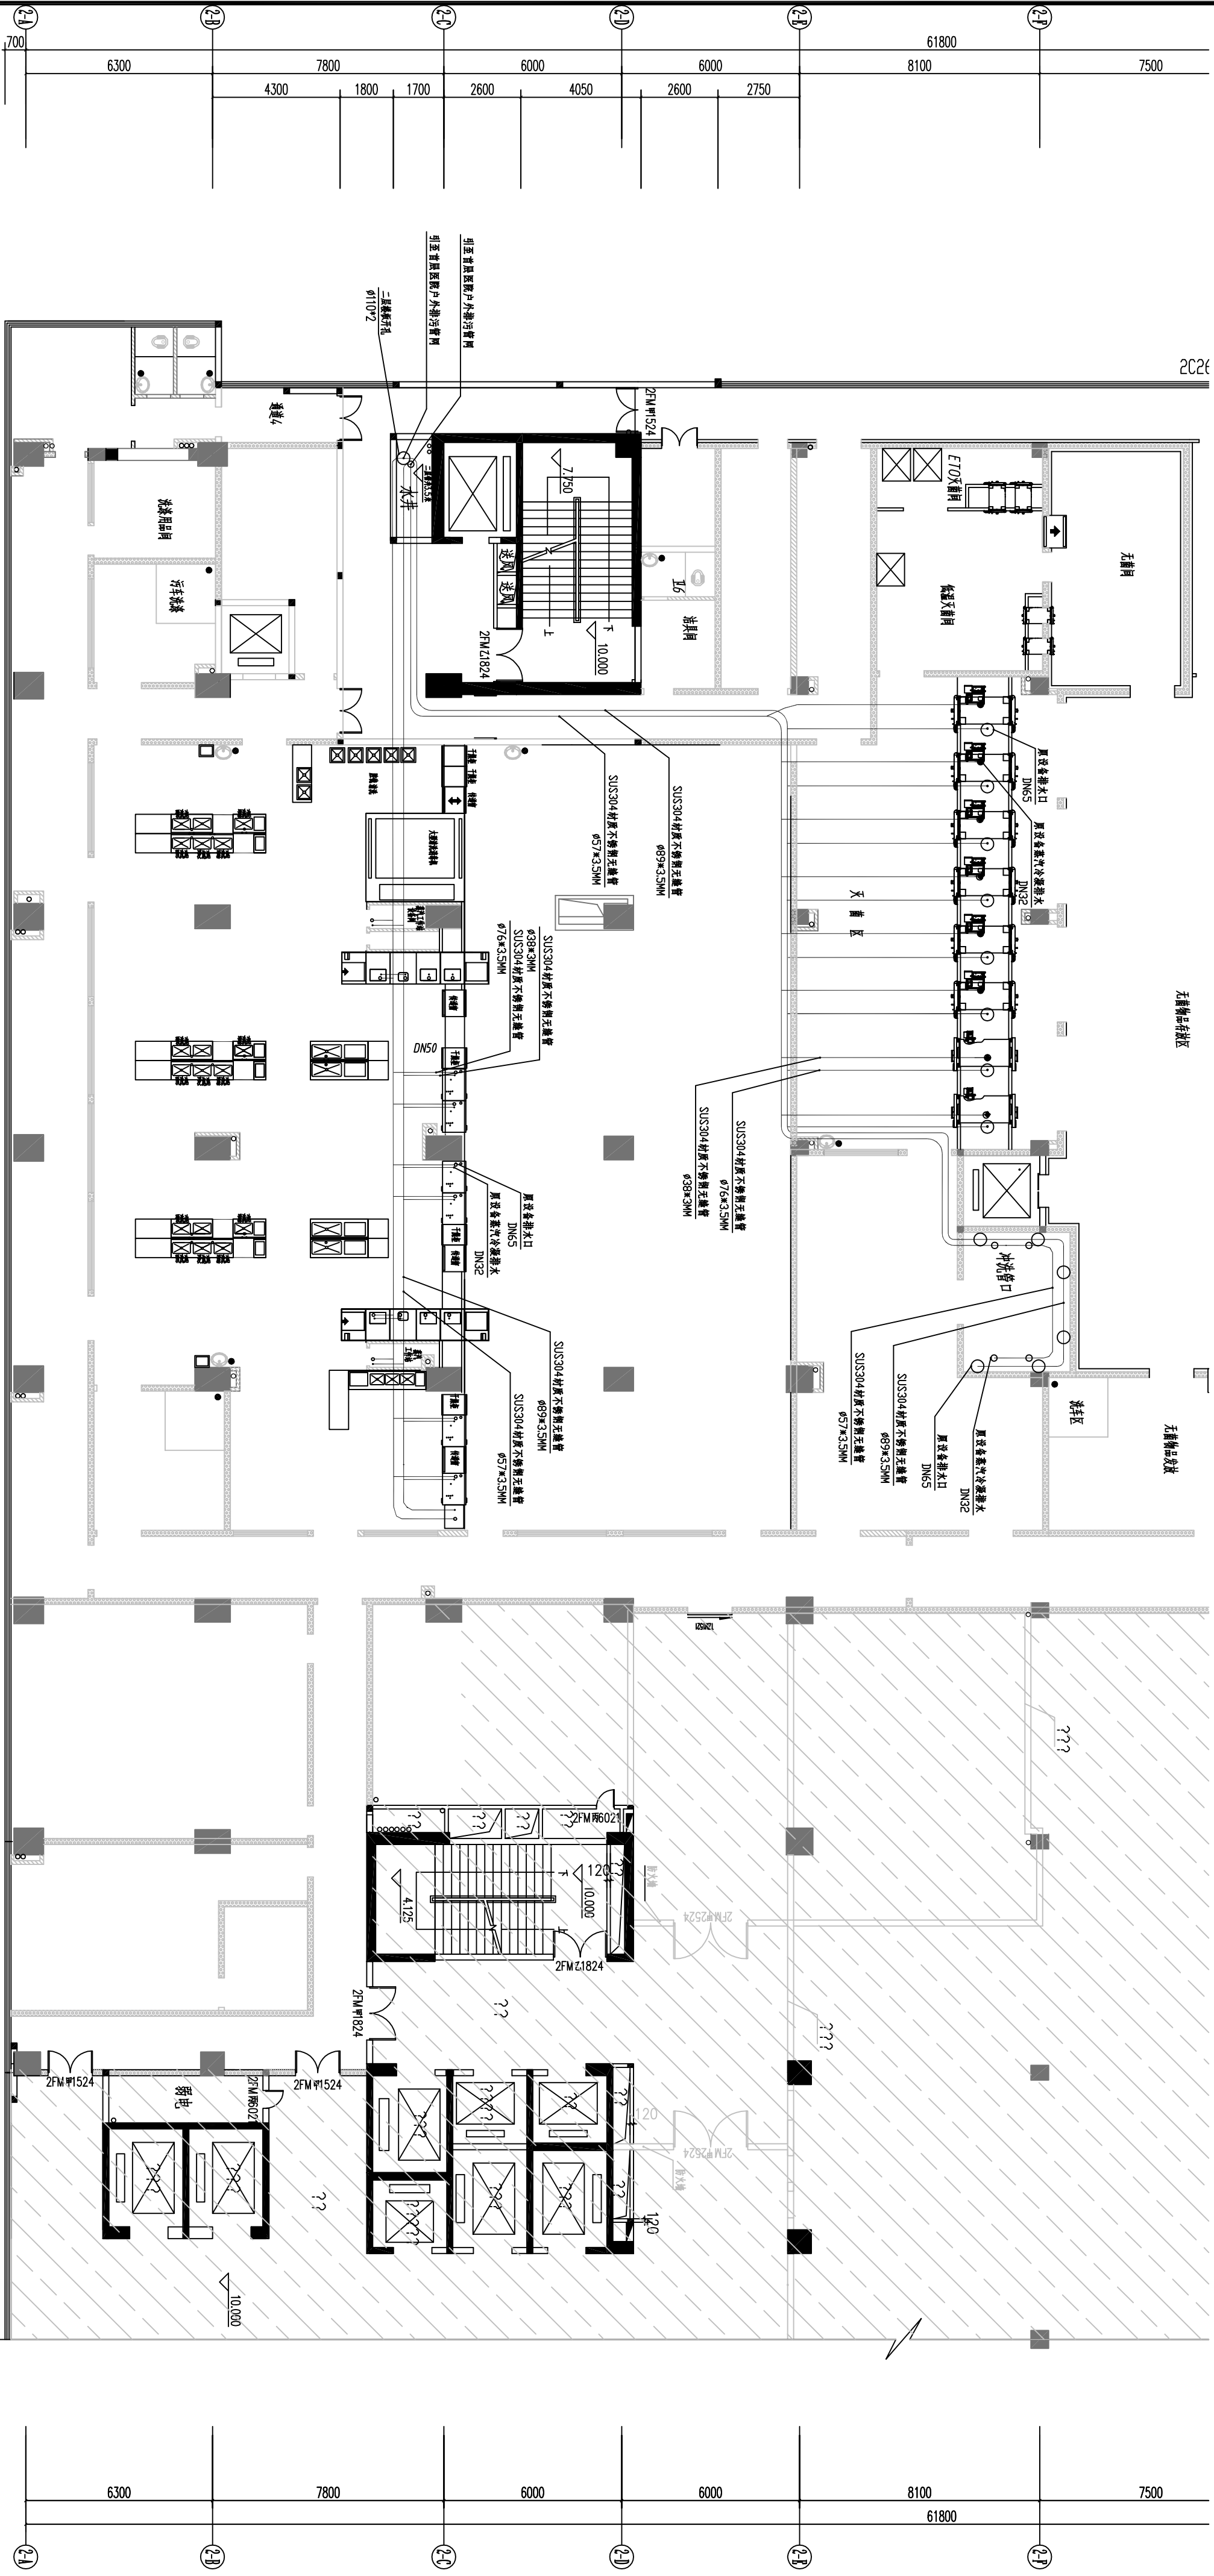


三层消毒供应中心设备冷热水排水管道布置图

- 1.本工程所使用的设备排水、蒸汽冷凝水管道均为SUS304材质不锈钢焊接钢管，管径如图所示；
- 2.施工要求
- 排水口：排水主管径DN108，将原有设备下方不锈钢排水管切断后，用电气焊焊接上翻安装约SUS304材质不锈钢焊接钢管。
- 蒸汽冷凝水排水口：主管径DN57，将原有设备下方不锈钢排水管切断后，用电气焊焊接上翻安装约SUS304材质不锈钢焊接钢管，排水口需预留一寸内牙，平3层楼面。
- 固定管码：国标D10×50×5镀锌角铁加水托架固定，管码之间的间距最多不超过2000mm，排管位置及数量按管码固定。
- 管道保温：管道外包50mm厚岩棉保温层，外包0.5mm厚铝塑复合膜。

佛山市顺德区工程建设中心				佛山市顺德区工程建设中心			
SHUO ARCHITECTURAL DESIGN INSTITUTE CO., LTD. FOSHAN				顺德区第一人民医院消毒供应中心			
项目				2号楼（住院医技楼）			
负责人				张小明			
专业				给排水			
设计				李文明			
图名				三层消毒供应中心设备排水管道布置图			
图号				S-207附件B			
日期				2019.02			

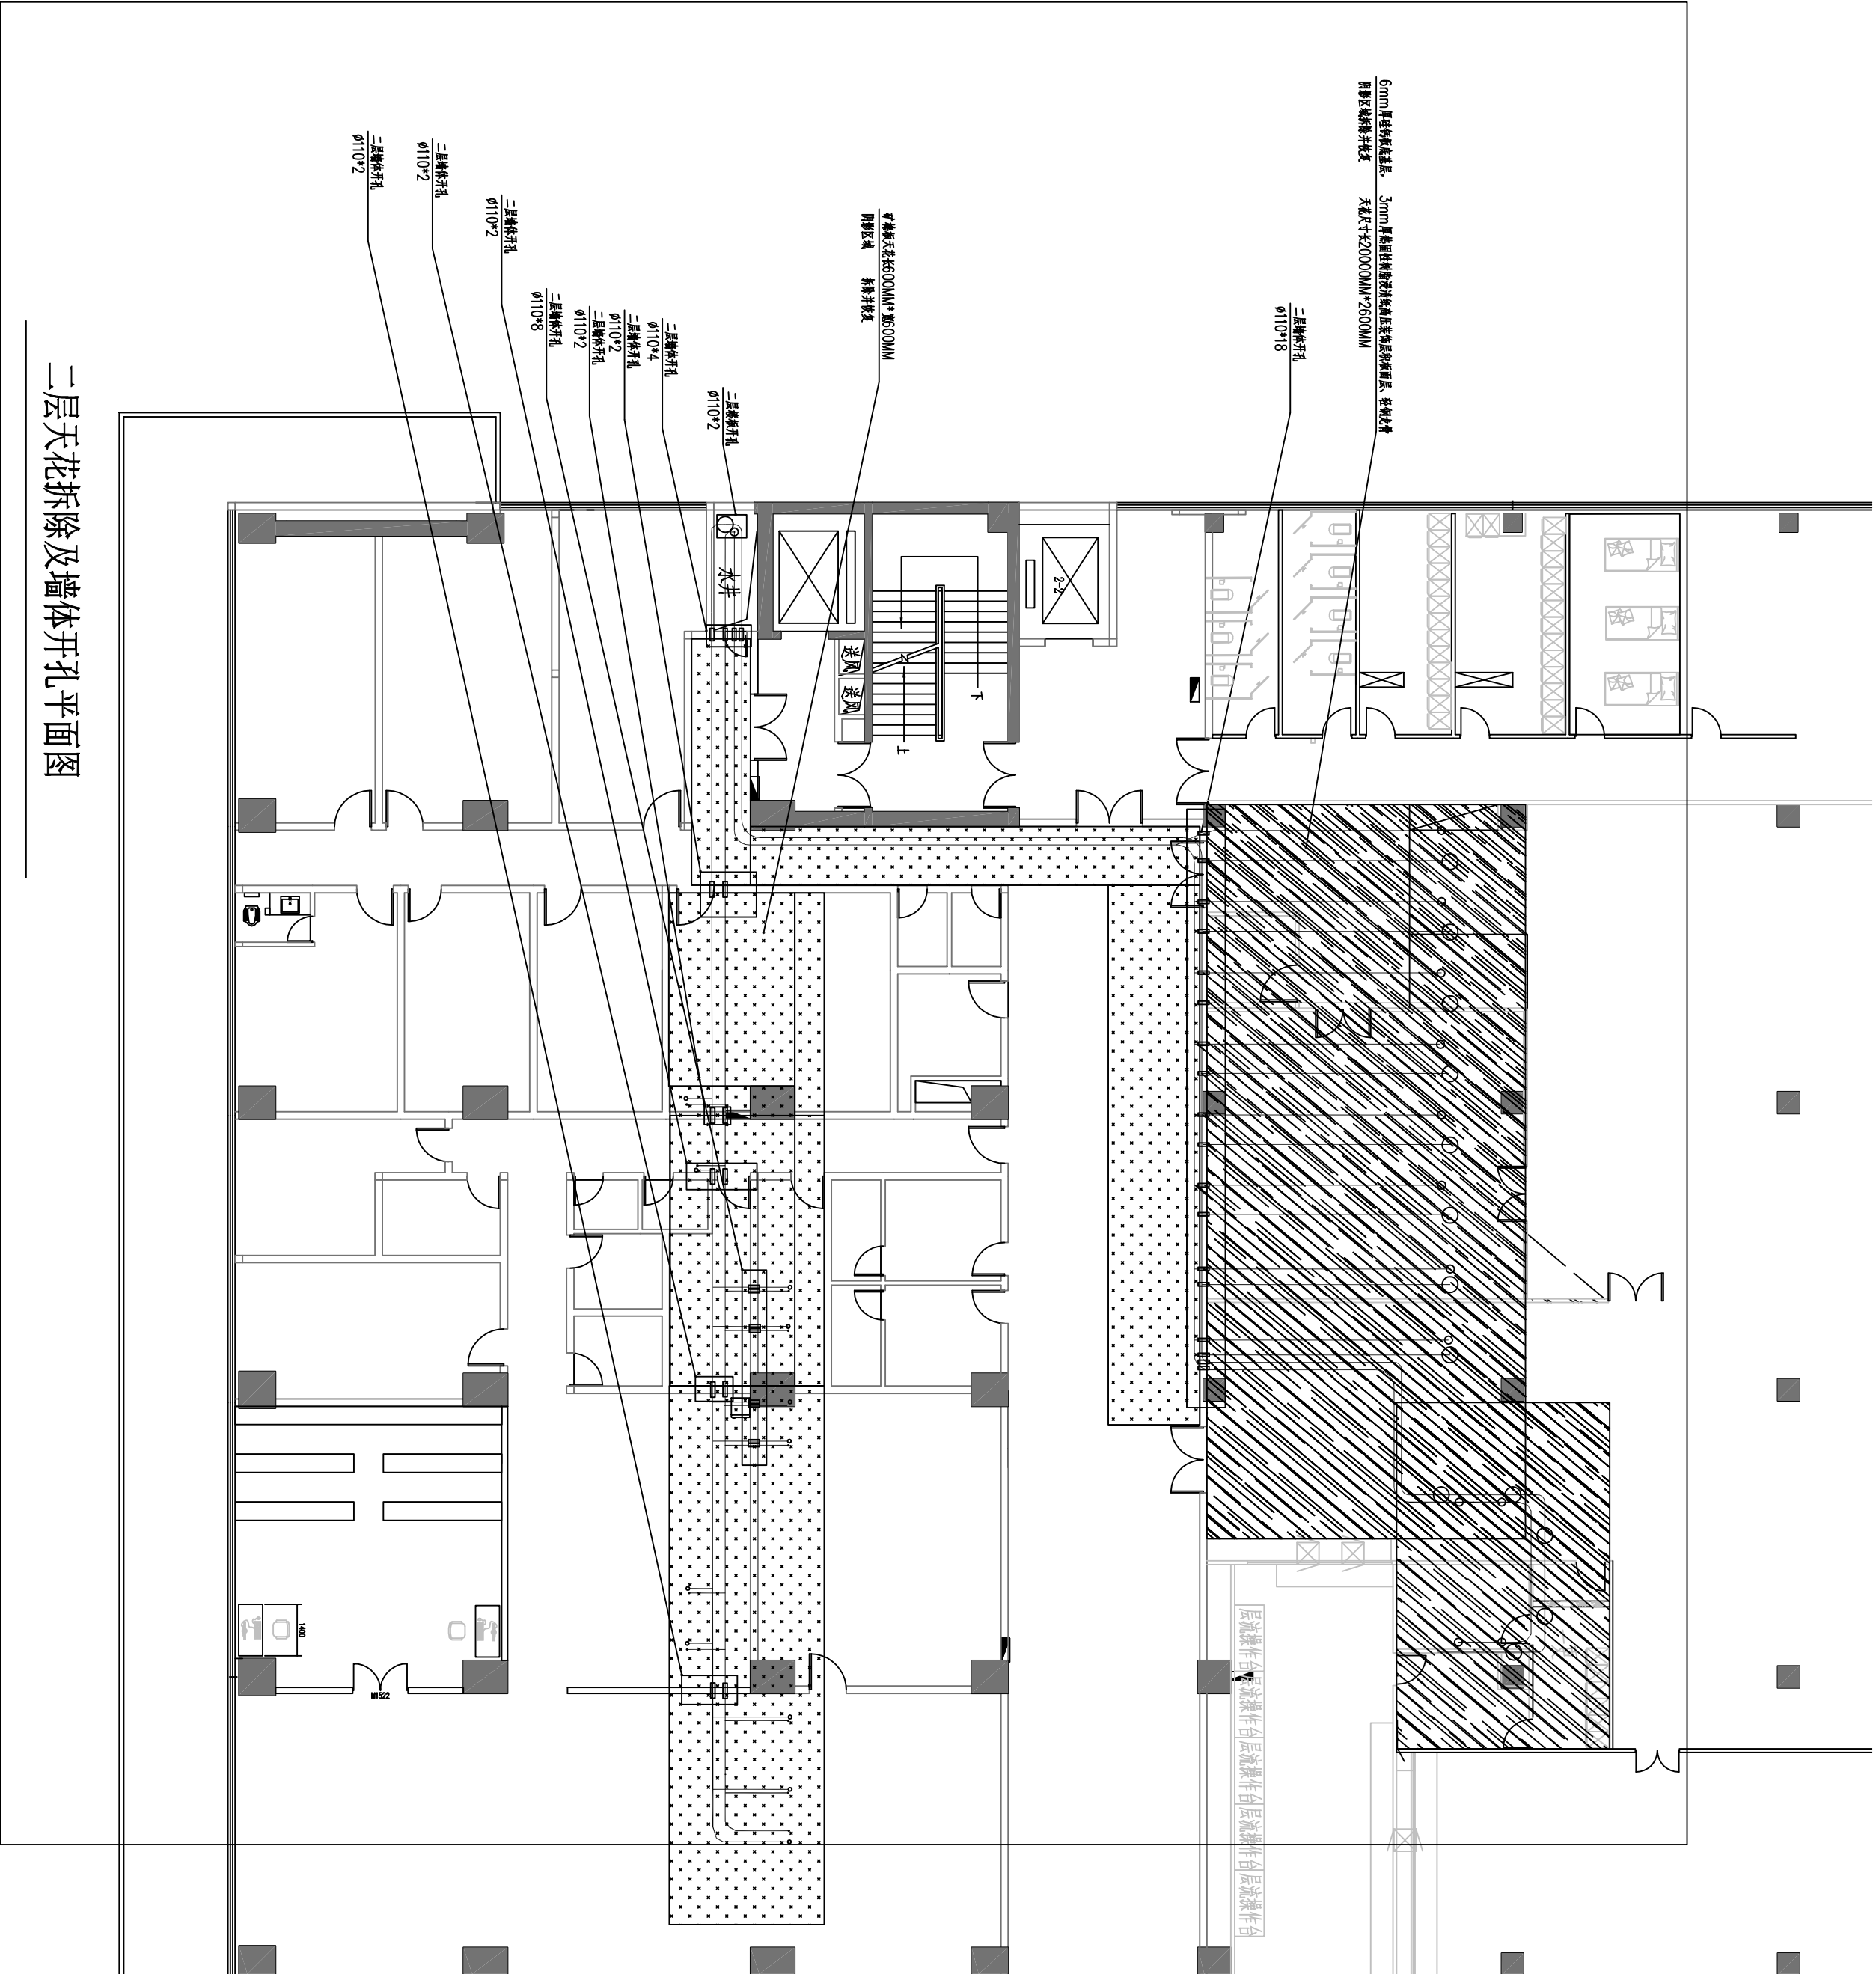

二层天花拆除及墙体开孔平面图

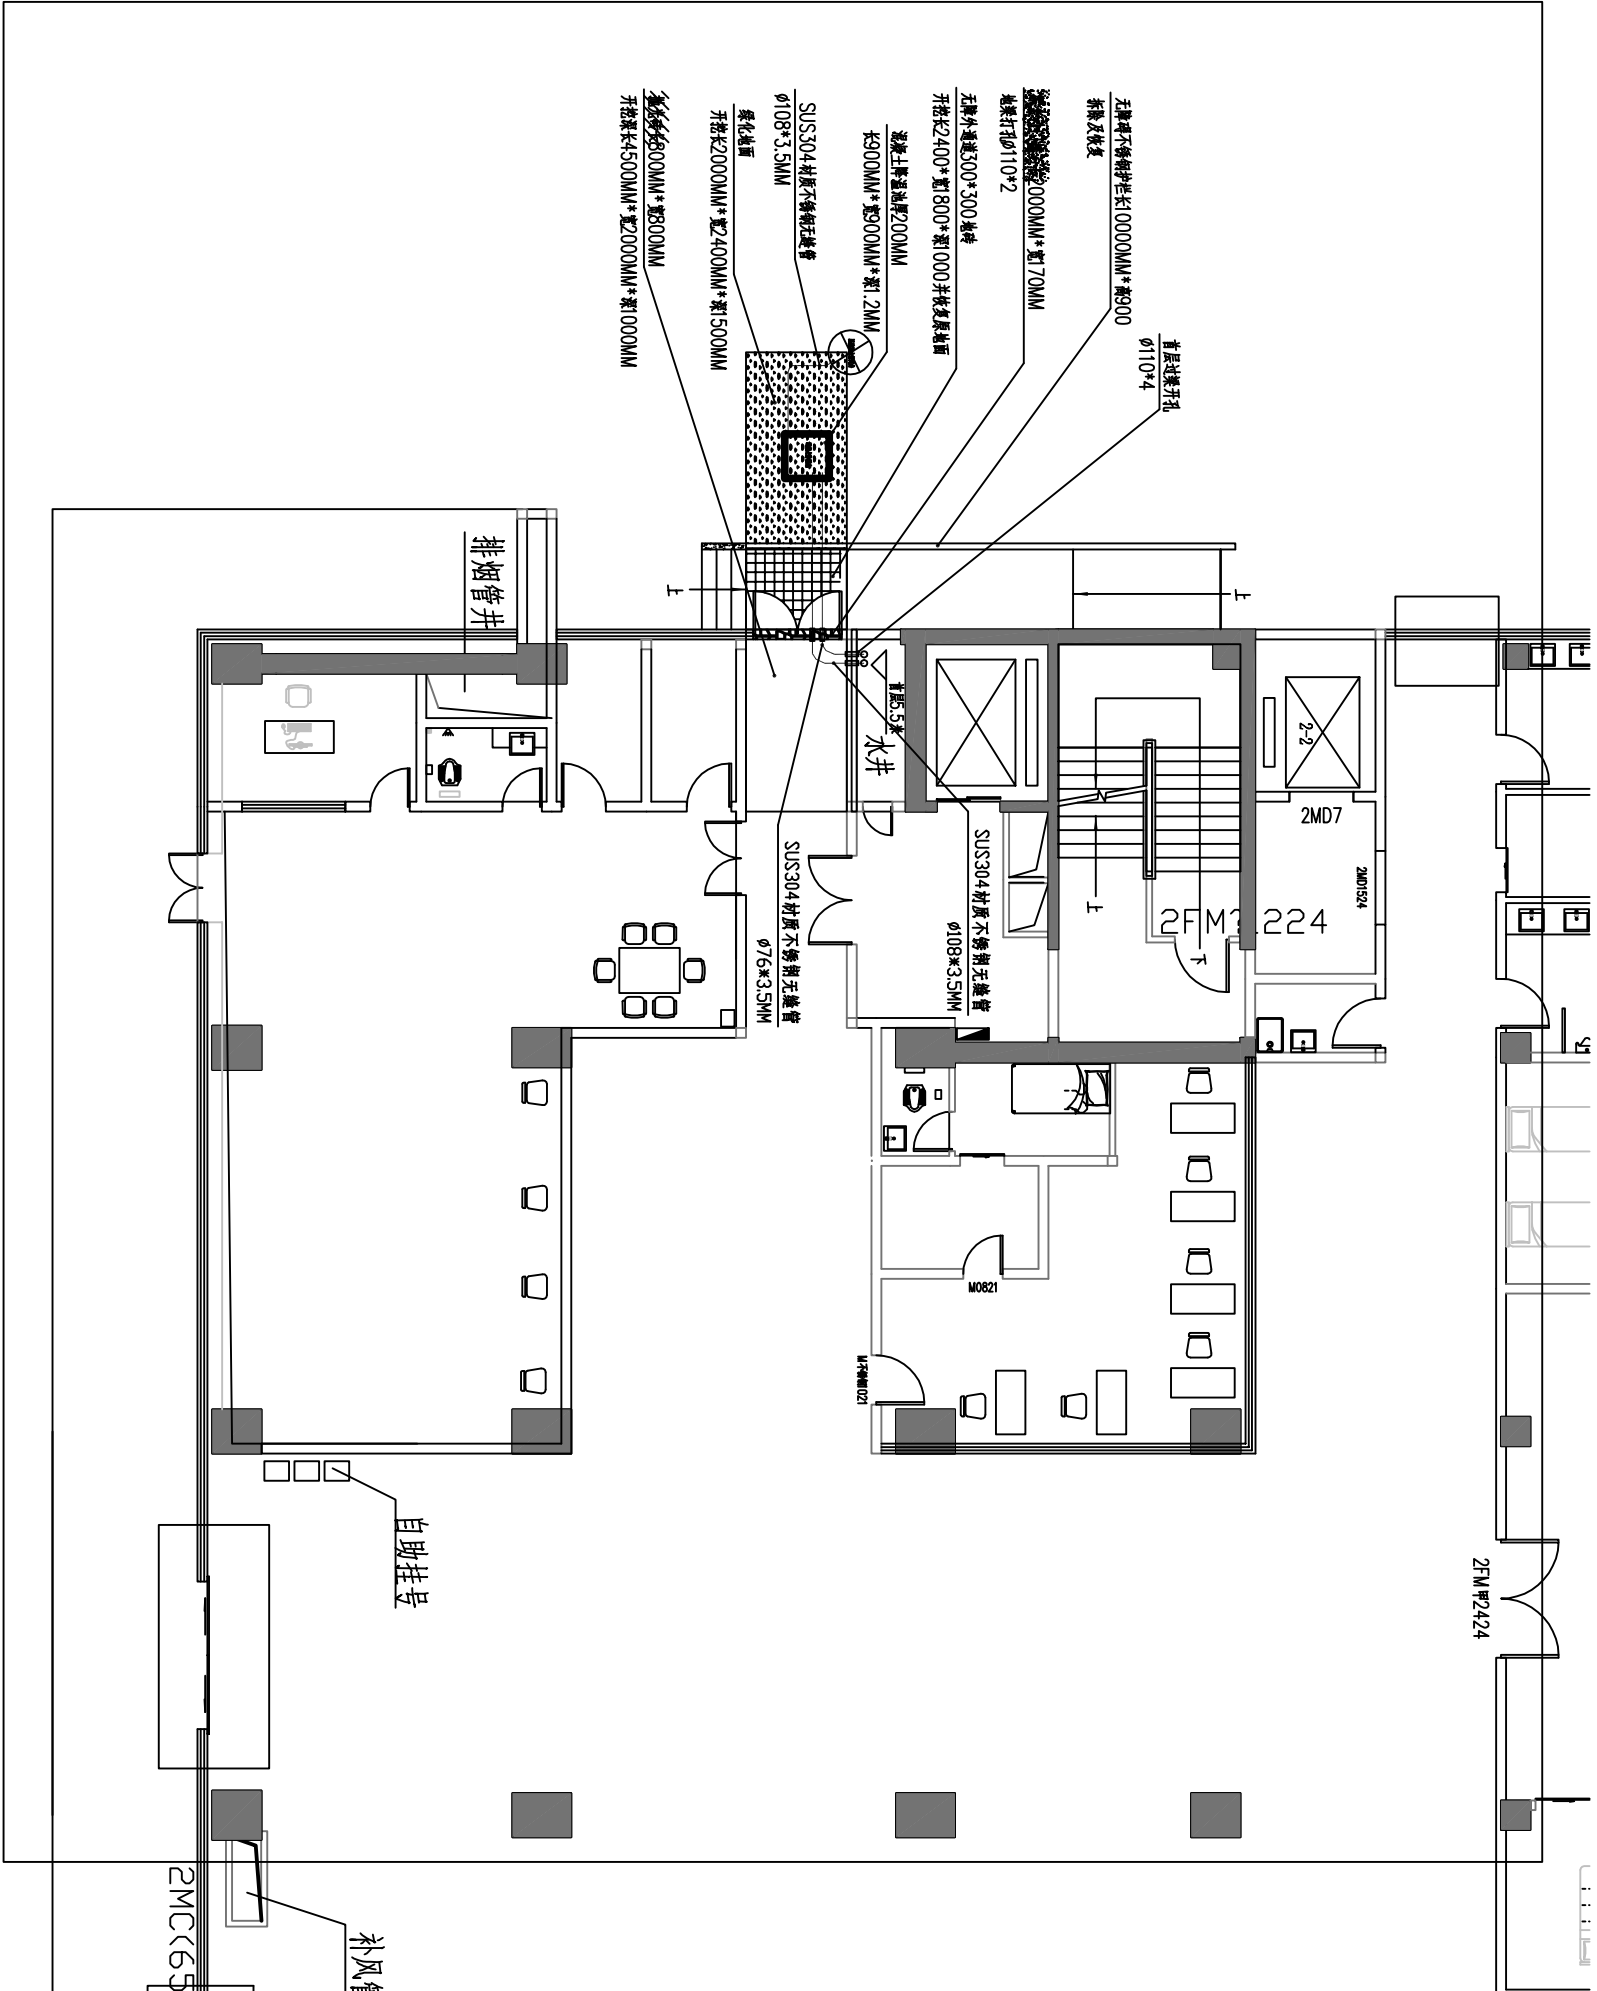

首层地面开挖及冷热水排水管道布置图

佛山市顺德区工程建设中心				佛山市顺德区工程建设中心			
SHUO ARCHITECTURAL DESIGN INSTITUTE CO., LTD. FOSHAN				SHUO ARCHITECTURAL DESIGN INSTITUTE CO., LTD. FOSHAN			
佛山市顺德区工程建设中心				佛山市顺德区工程建设中心			
顺德区第一人民医院新建项目				顺德区第一人民医院新建项目			
净化工程设计(二) 给排水修改通知				净化工程设计(二) 给排水修改通知			
2号楼(住院医技楼)				2号楼(住院医技楼)			
二层天花拆除及墙体开孔平面图				二层天花拆除及墙体开孔平面图			
首层地面开挖及冷热水排水管道布置图				首层地面开挖及冷热水排水管道布置图			
图号				图号			
S-207附件4				S-207附件4			
日期				日期			
2019.02				2019.02			
1002-III				1002-III			
S-03				S-03			
设计阶段				设计阶段			
施工				施工			
审核				审核			
张小明				张小明			
项目				项目			
负责				负责			
修改				修改			
设计				设计			
李文彬				李文彬			
审核				审核			
张小明				张小明			